
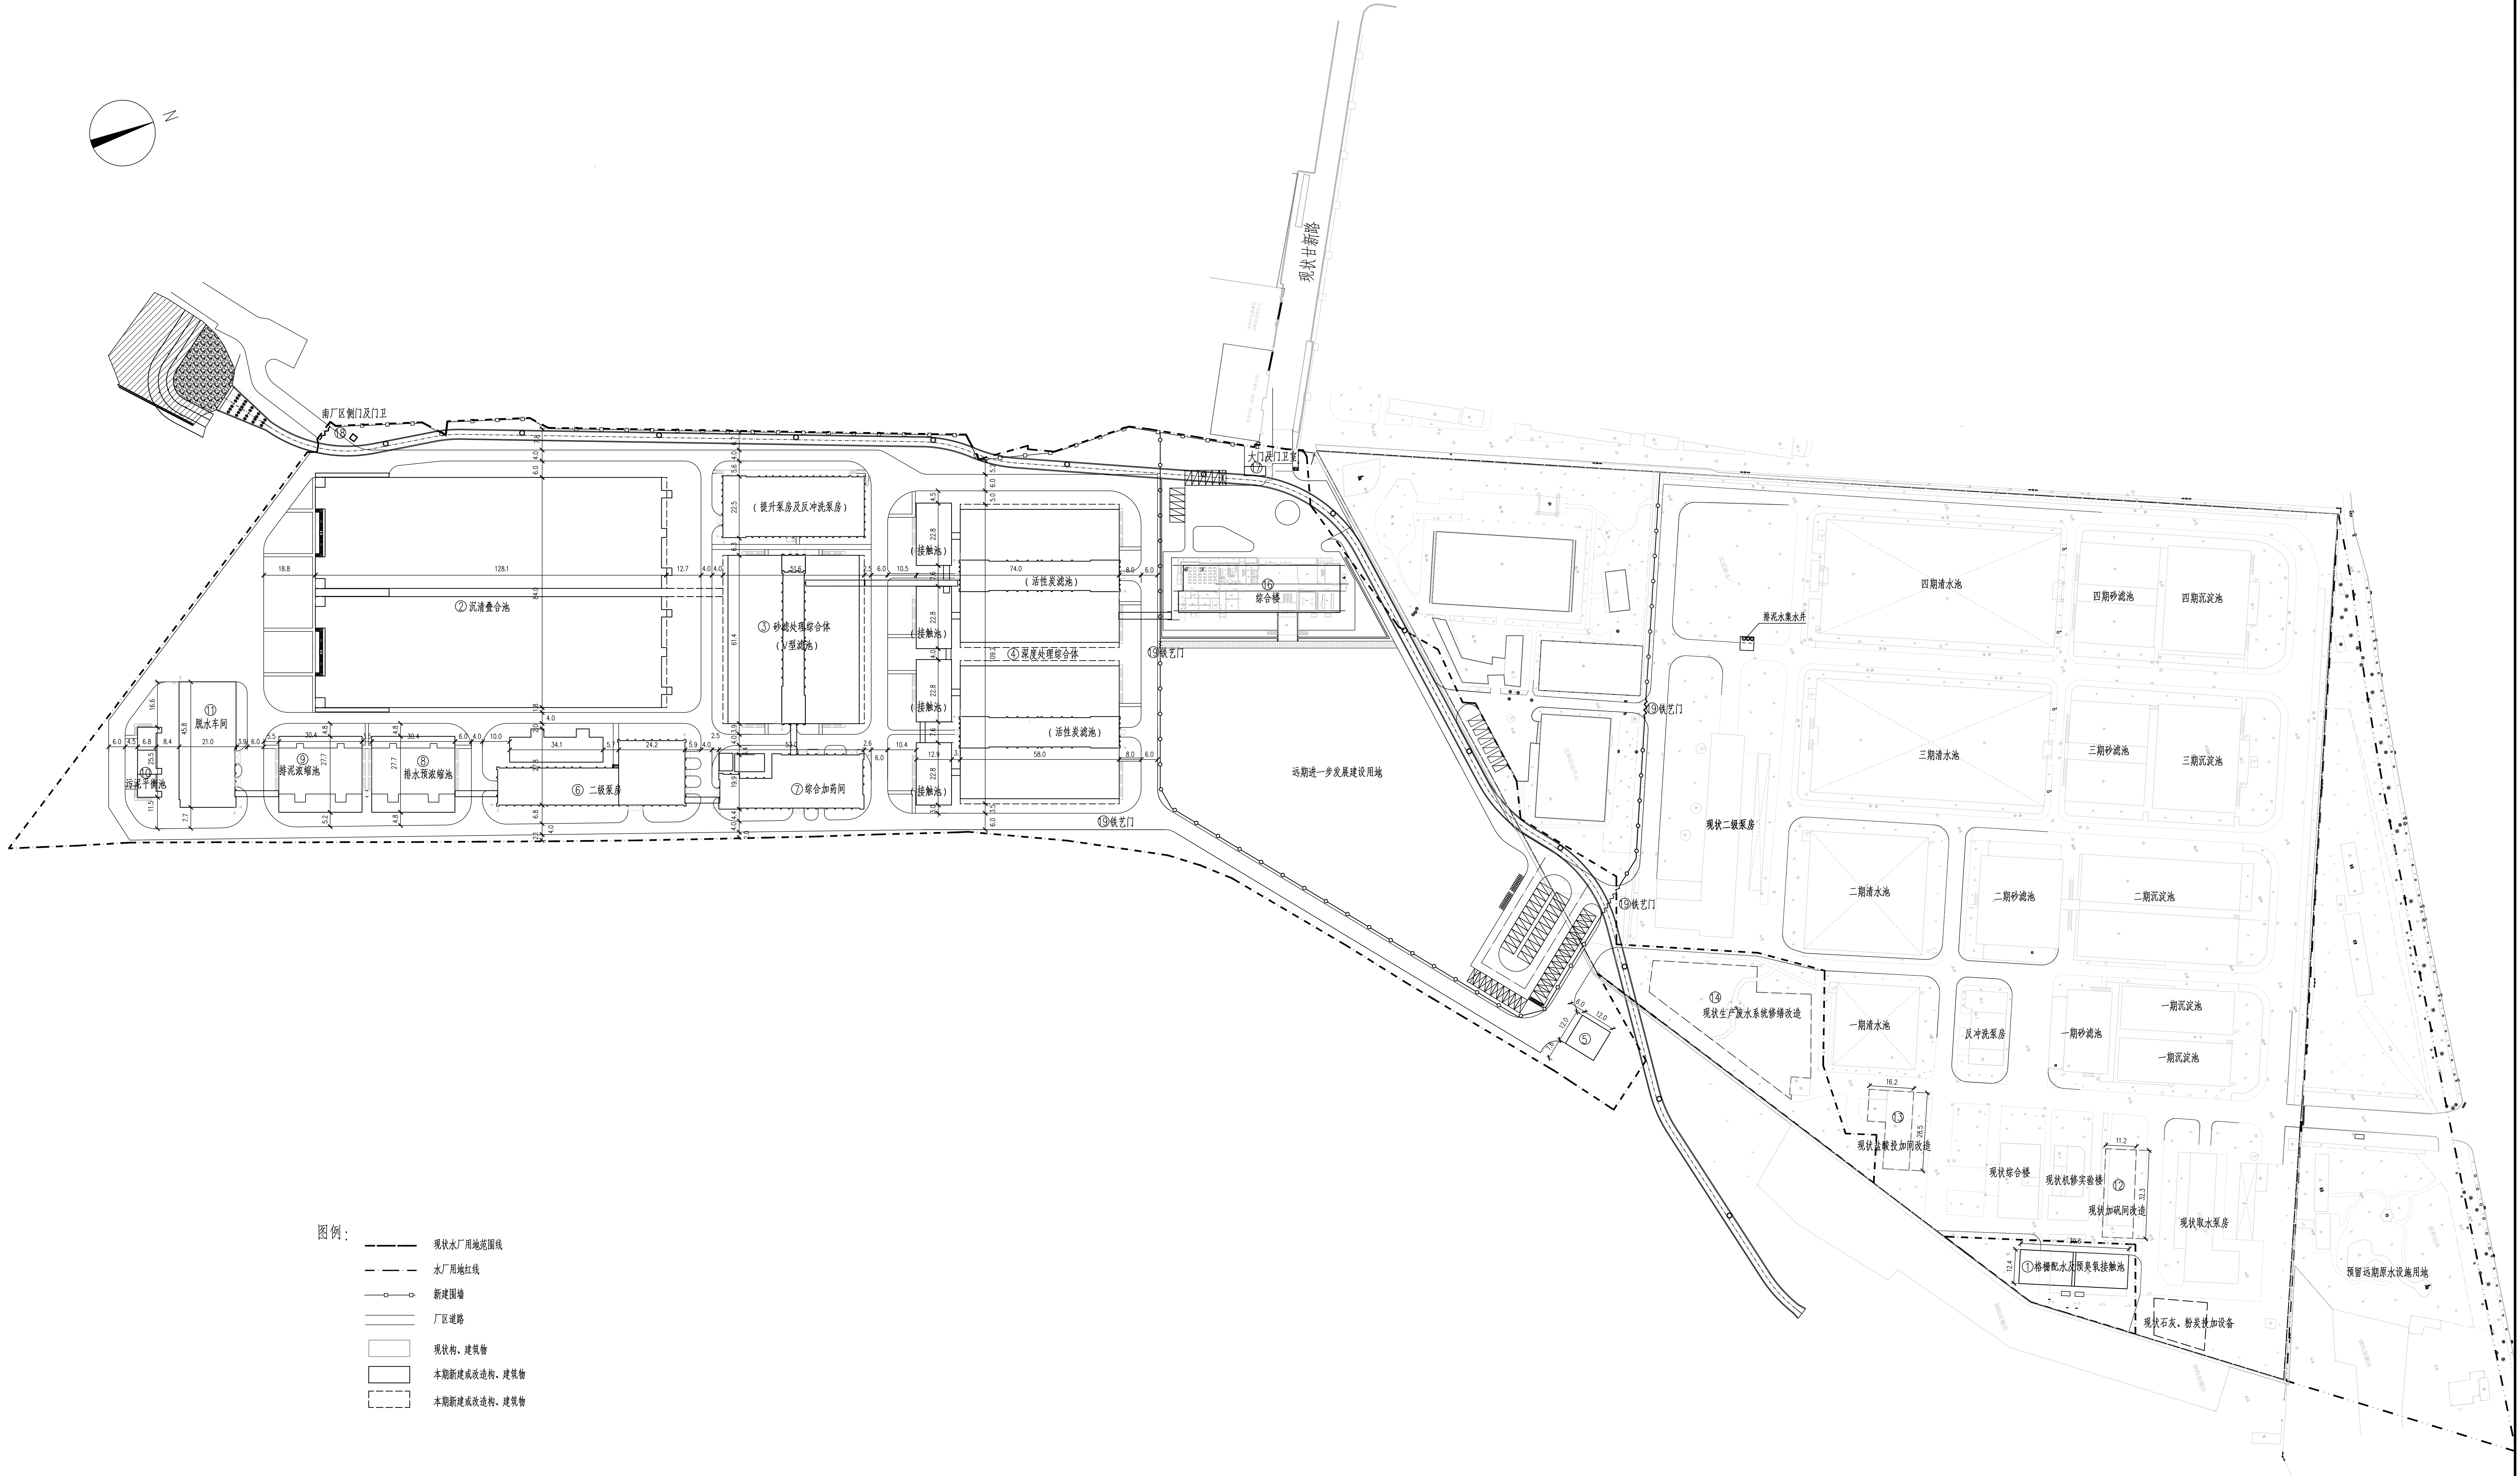


专业	给排水	暖通	电气	结构	岩土	市政	交通	规划	其他
审核	王晚东	王晚东	王晚东	王晚东	王晚东	王晚东	王晚东	王晚东	王晚东
设计	王晚东	王晚东	王晚东	王晚东	王晚东	王晚东	王晚东	王晚东	王晚东

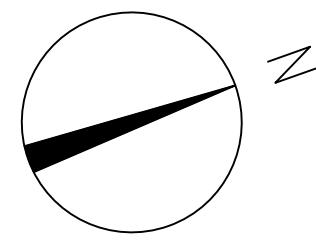

- 图例：
- 现状水厂用地范围线
 - 水厂用地红线
 - 新建围墙
 - 厂内道路
 - 现状构、建筑物
 - 本期新建或改造构、建筑物
 - 本期新建或改造构、建筑物

项目	名称	负责人	设计	审核	批准	日期	2024.1.29
设计负责人	王晚东	王晚东	王晚东	王晚东	王晚东	王晚东	王晚东
审核人	王晚东	王晚东	王晚东	王晚东	王晚东	王晚东	王晚东
批准人	王晚东	王晚东	王晚东	王晚东	王晚东	王晚东	王晚东

上海市市政工程设计研究总院(集团)有限公司	长流供水厂改扩建工程	项目编号	2018G01555
SHANGHAI MUNICIPAL ENGINEERING DESIGN INSTITUTE (GROUP) CO., LTD.	长流供水厂总平面布置图	专业名称	总图
		图号	WC00W-05
		设计人	王晚东