


专业 Discipline	总图 CI	签署 Signature	专业 Discipline	给水排水 PL	签署 Signature	专业 Discipline	电气 EL	签署 Signature	专业 Discipline	工艺 IE	签署 Signature
	建筑 AR			空调通风 HV			自控 IC				
	结构 ST			工业管道 PP			通信 IT				

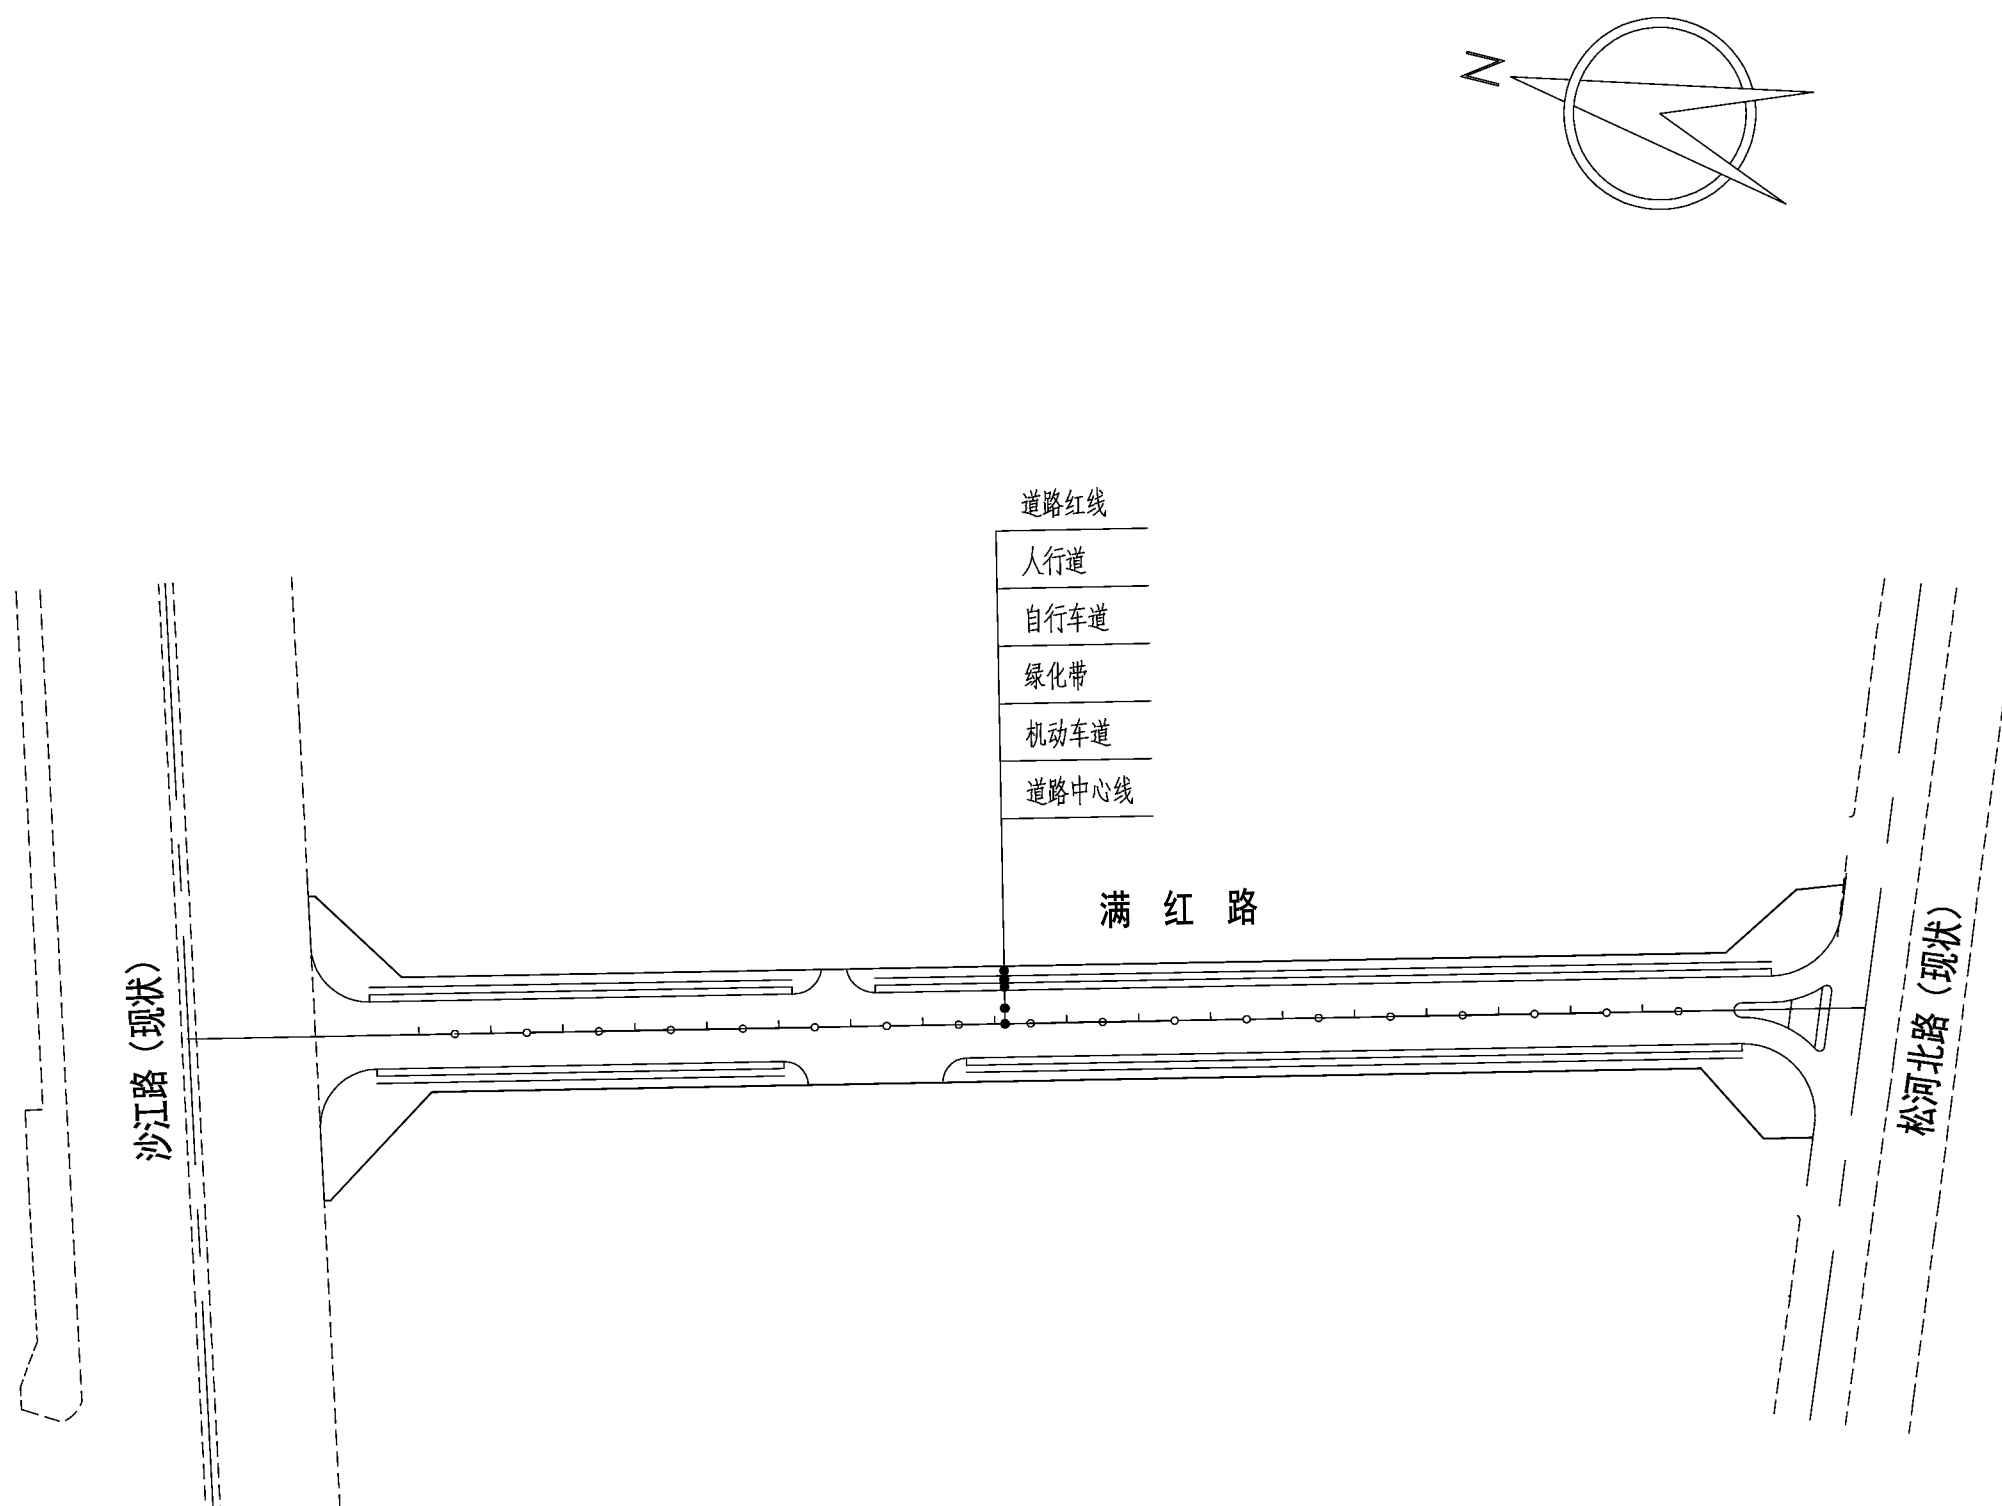

- 道路红线
- 人行道
- 自行车道
- 绿化带
- 机动车道
- 道路中心线

说明：
 1、本图比例为1:1500，本图尺寸均以米计。
 2、本图坐标采用2000国家大地坐标系，高程采用1985国家高程基准。
 3、本图根据《工程变更联系单009》第1、4条修改。

版本 REV.	版本说明 DESCRIPTION	日期 DATE
---------	------------------	---------

注册执业印章 REGISTERED STAMP

注册执业师 Professional Engineer

出图印章 PRINT STAMP

设计单位 DESIGNER

信息产业电子第十一设计研究院科技工程股份有限公司
 The IT Electronics Eleventh Design & Research Institute
 Scientific and Technological Engineering Corporation Ltd.
 EDRI NO. 251 Shuanglin Rd. Xinhua Avenue, Chengde, China
 P.C.610021
 深圳分公司
 Rm801, Cangsong Building, North Tower, The
 7th Tairan Road, Futian District, Shenzhen
 P.C.518040
 中国深圳市福田区车公庙泰然七路25号松大厦北座701
 邮编: 518040

建设单位 OWNER

深圳市宝安区松岗街道办事处

项目名称 PROJECT NAME

松岗街道满红路(松河北路-沙江路)新建工程

图纸名称 DRAWING TITLE:

道路总平面图

设计 Designed By		项目号 Project No.	2015-05设 (504)-015
校对 Checked By		设计阶段 Des. Stage	施工图
审核 Reviewed By		专业 Discipline	道路
专业负责人 Discipline Lead		比例 Scale	1:1500
审定 Approved By		时间 Date	2026.03
项目负责人 Design Manager		张号 Sheet No.	01
图号 Drawing No.	DL-05		